


MAPA DO CELÓW PROJEKTOWYCH

OPIS:
 - Mapa została wykonana bez ustalenia obciążeń służebnościami gruntowymi.
 - Nie wyklucza się istnienia w terenie innych nie wykazanych na niniejszej mapie urządzeń podziemnych, które nie były zgłoszone do inwentaryzacji lub o których brak jest informacji w instytucjach branżowych.
 - Wykazane na niniejszej mapie granice nieruchomości nie zostały określone z wymaganą dokładnością.
 - Granice przedstawiono zgodnie z bazą danych EGIB

- LEGENDA**
- proj. kabel YKXS 4x16mm² w rurze ochronnej
 - proj. gniazdo 230V IP44
 - proj. łącznik świecznikowe IP44
 - proj. oprawa ROSA 230V/575/HB Iskra LED LB 80W 3500K HB
 - proj. oprawa KAZU / 5068 / 16 LEDs 700mA NW 740 35,3W; wysokość słupa h=4m

Posiada się, że niniejsze dokumenty zostały opracowane w wytworzonej przez siebie formie technicznej w oparciu o ewidencję materiałów państwowego zasobu geodezyjnego i kartograficznego. Nazwa operacji prowadzącego państwowego zasobu geodezyjny i kartograficzny
 Identyfikator operacji państwowego zasobu geodezyjny i kartograficznego
 Nazwa projektu operacji państwowego zasobu geodezyjny i kartograficznego
 Nazwa i adres organu reprezentującego organ państwowego zasobu geodezyjny i kartograficzny
 Projektowana wiatra

USŁUGI GEODEZYJNE
Andrzej Gallus
 49-200 Grodków, ul. Grenadierów 13/27
 tel. 77 415 38 98, kom. 506 421 062
 NIP 753-110-38-25; REGON 532388357
 wykonawca

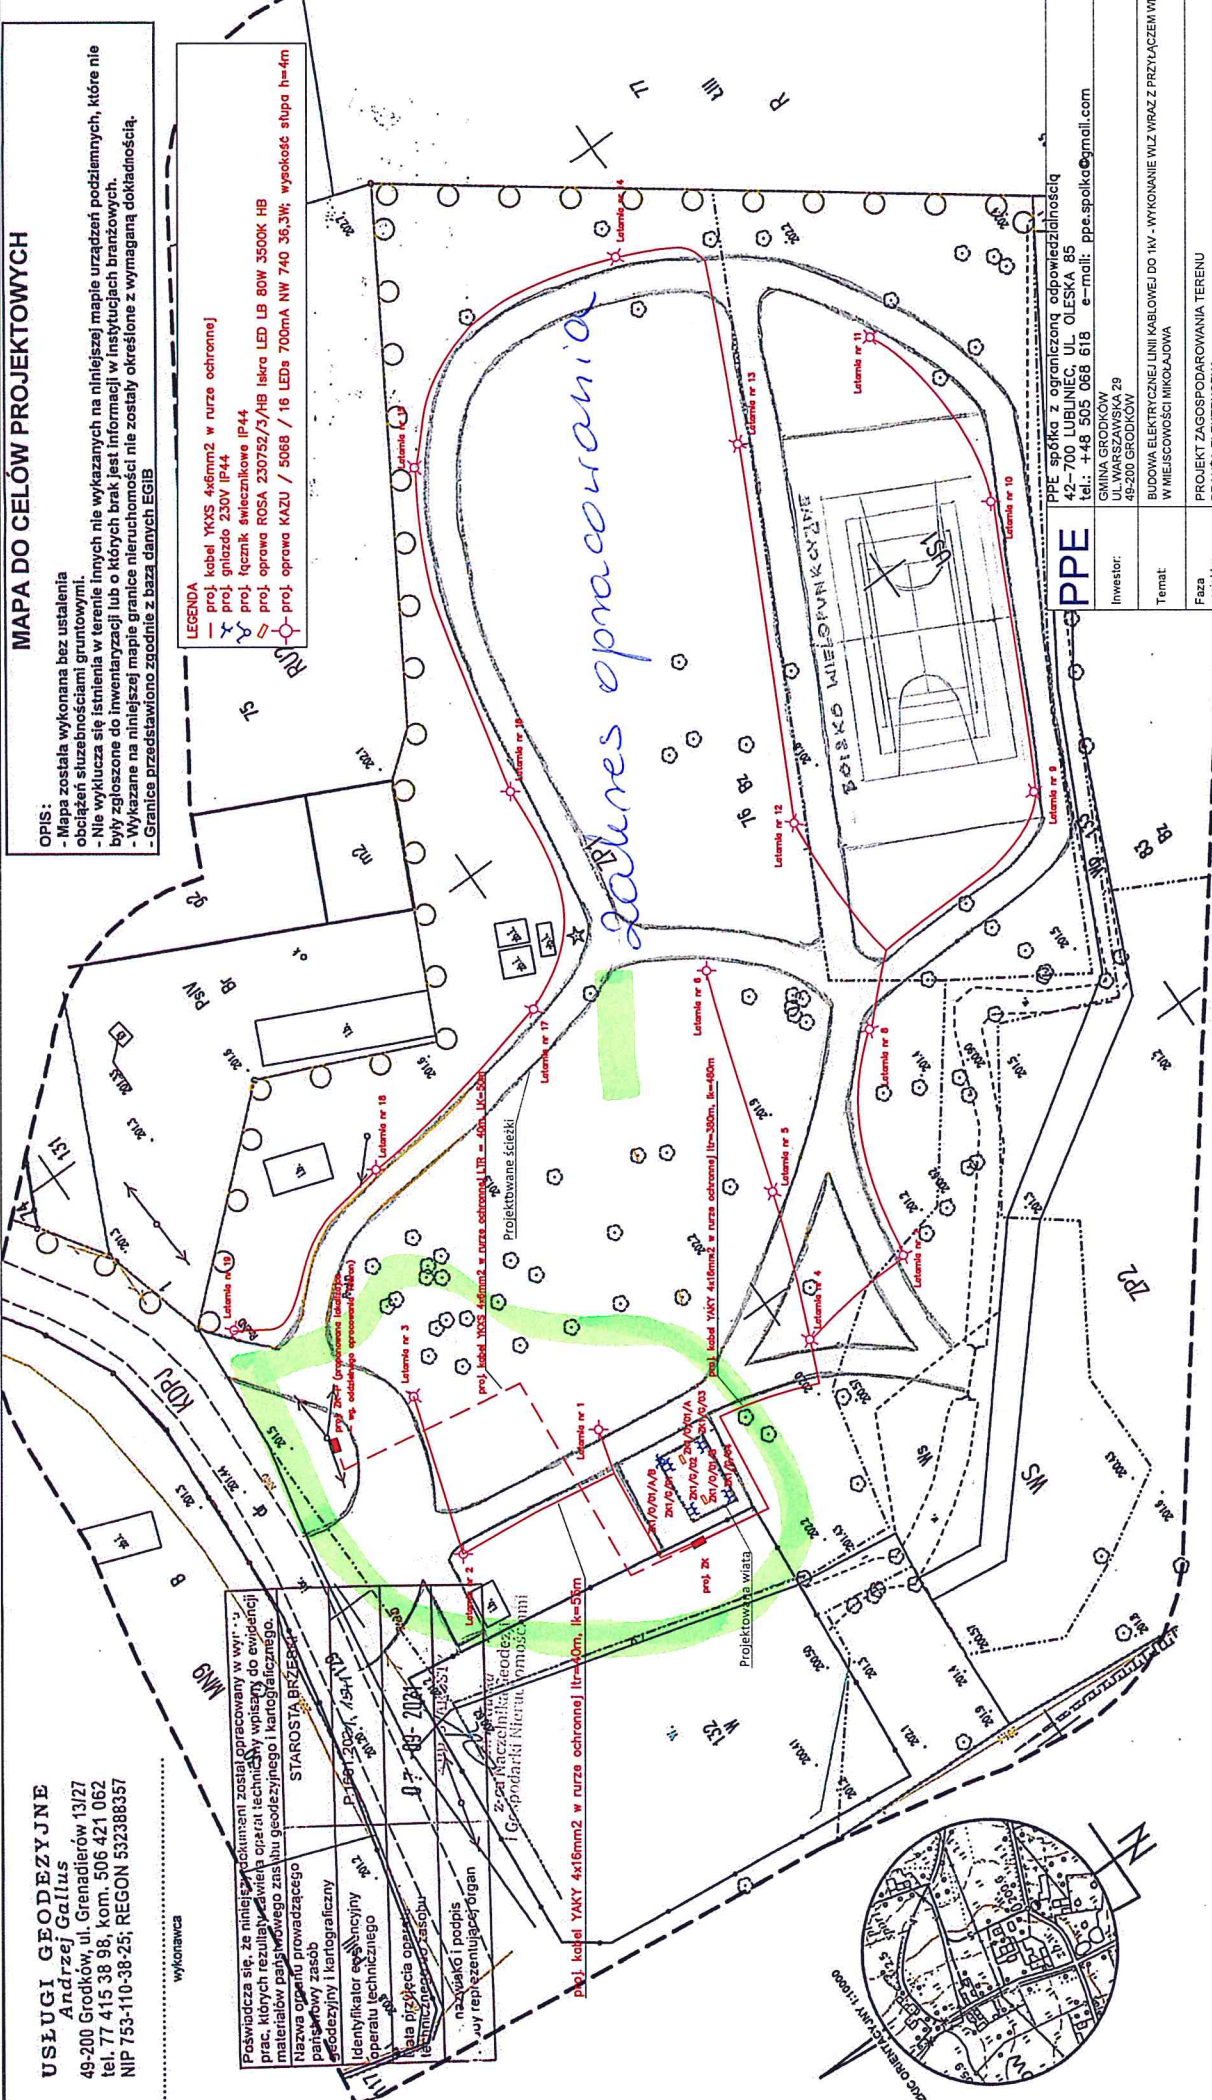

Układ współrzędnych płaskich prostokątnych	2000
Układ współrzędnych wysokościowych	PL-EVRP/2007-NH
Skala	1 : 500
Ks. rob.	13/1/2021
ID zgl.	G.6640.1.1449.2021
Data opracowania	30.08.2021

Województwo	opolskie
Powiat	brzeski
Jednostka ewidencyjna	160103_5 Grodków
Obszar ewidencyjny	0060 Mikołajowa
Polożenie	k.m. 3 dz. nr 76
Godło mapy zasadniczej	6.139.14.23.1.3

LEGENDA:
 --- Linia rozgraniczająca tereny o r
 --- oznaczeniu lub różnych zasadach zagospodarowania
 ○ Strefa "B" ochrony konserwatorskiej
 --- Zakres opracowania

PPE
 Inwestor: GMINA GRODKÓW 29 49-200 GRODKÓW
 Temat: BUDOWA ELEKTRYCZNEJ LINII KABLOWEJ DO 1kV - WYKONANIE WIZ WRAZ Z PRZYŁĄCZENIAMI W MIEJSCOWOŚCI MIKOŁAJOWA
 Data oprac.: 10.2021 r.
 Skala: 1:500
 Nr rysunku: E-01

PROJEKT ZAGOSPODAROWANIA TERENU
 BRANŻA ELEKTRYCZNA
 Projektant: mgr inż. Sebastian Kulik upr.: SLK/4170/POPE/12
 Sprawdzający: mgr inż. Adrian Demner upr.: OPU/1603/PNBE/18
 Opracował: Oskar Szopa
 Tytuł rysunku: PLAN ZAGOSPODAROWANIA TERENU

WYKONAJĄCY
 Zbigniew Mejzner
 upr. GUGIK nr 8604
 Inżynier i nadzorca oraz inżynier uprawnień branżowych prac geodezyjnych

MAPA DO CELÓW PROJEKTOWYCH