


# Mapa zasadnicza

Starosta Brzeski  
ul. Robotnicza 20  
49-300 Brzeg

Województwo: opolskie, powiat: brzeski  
Jednostka ewidencyjna: 160103\_5 Grodków - obszar wiejski  
Obręb: ZARÓW  
Działka nr 61/1  
Skala 1:1000

5614234,89

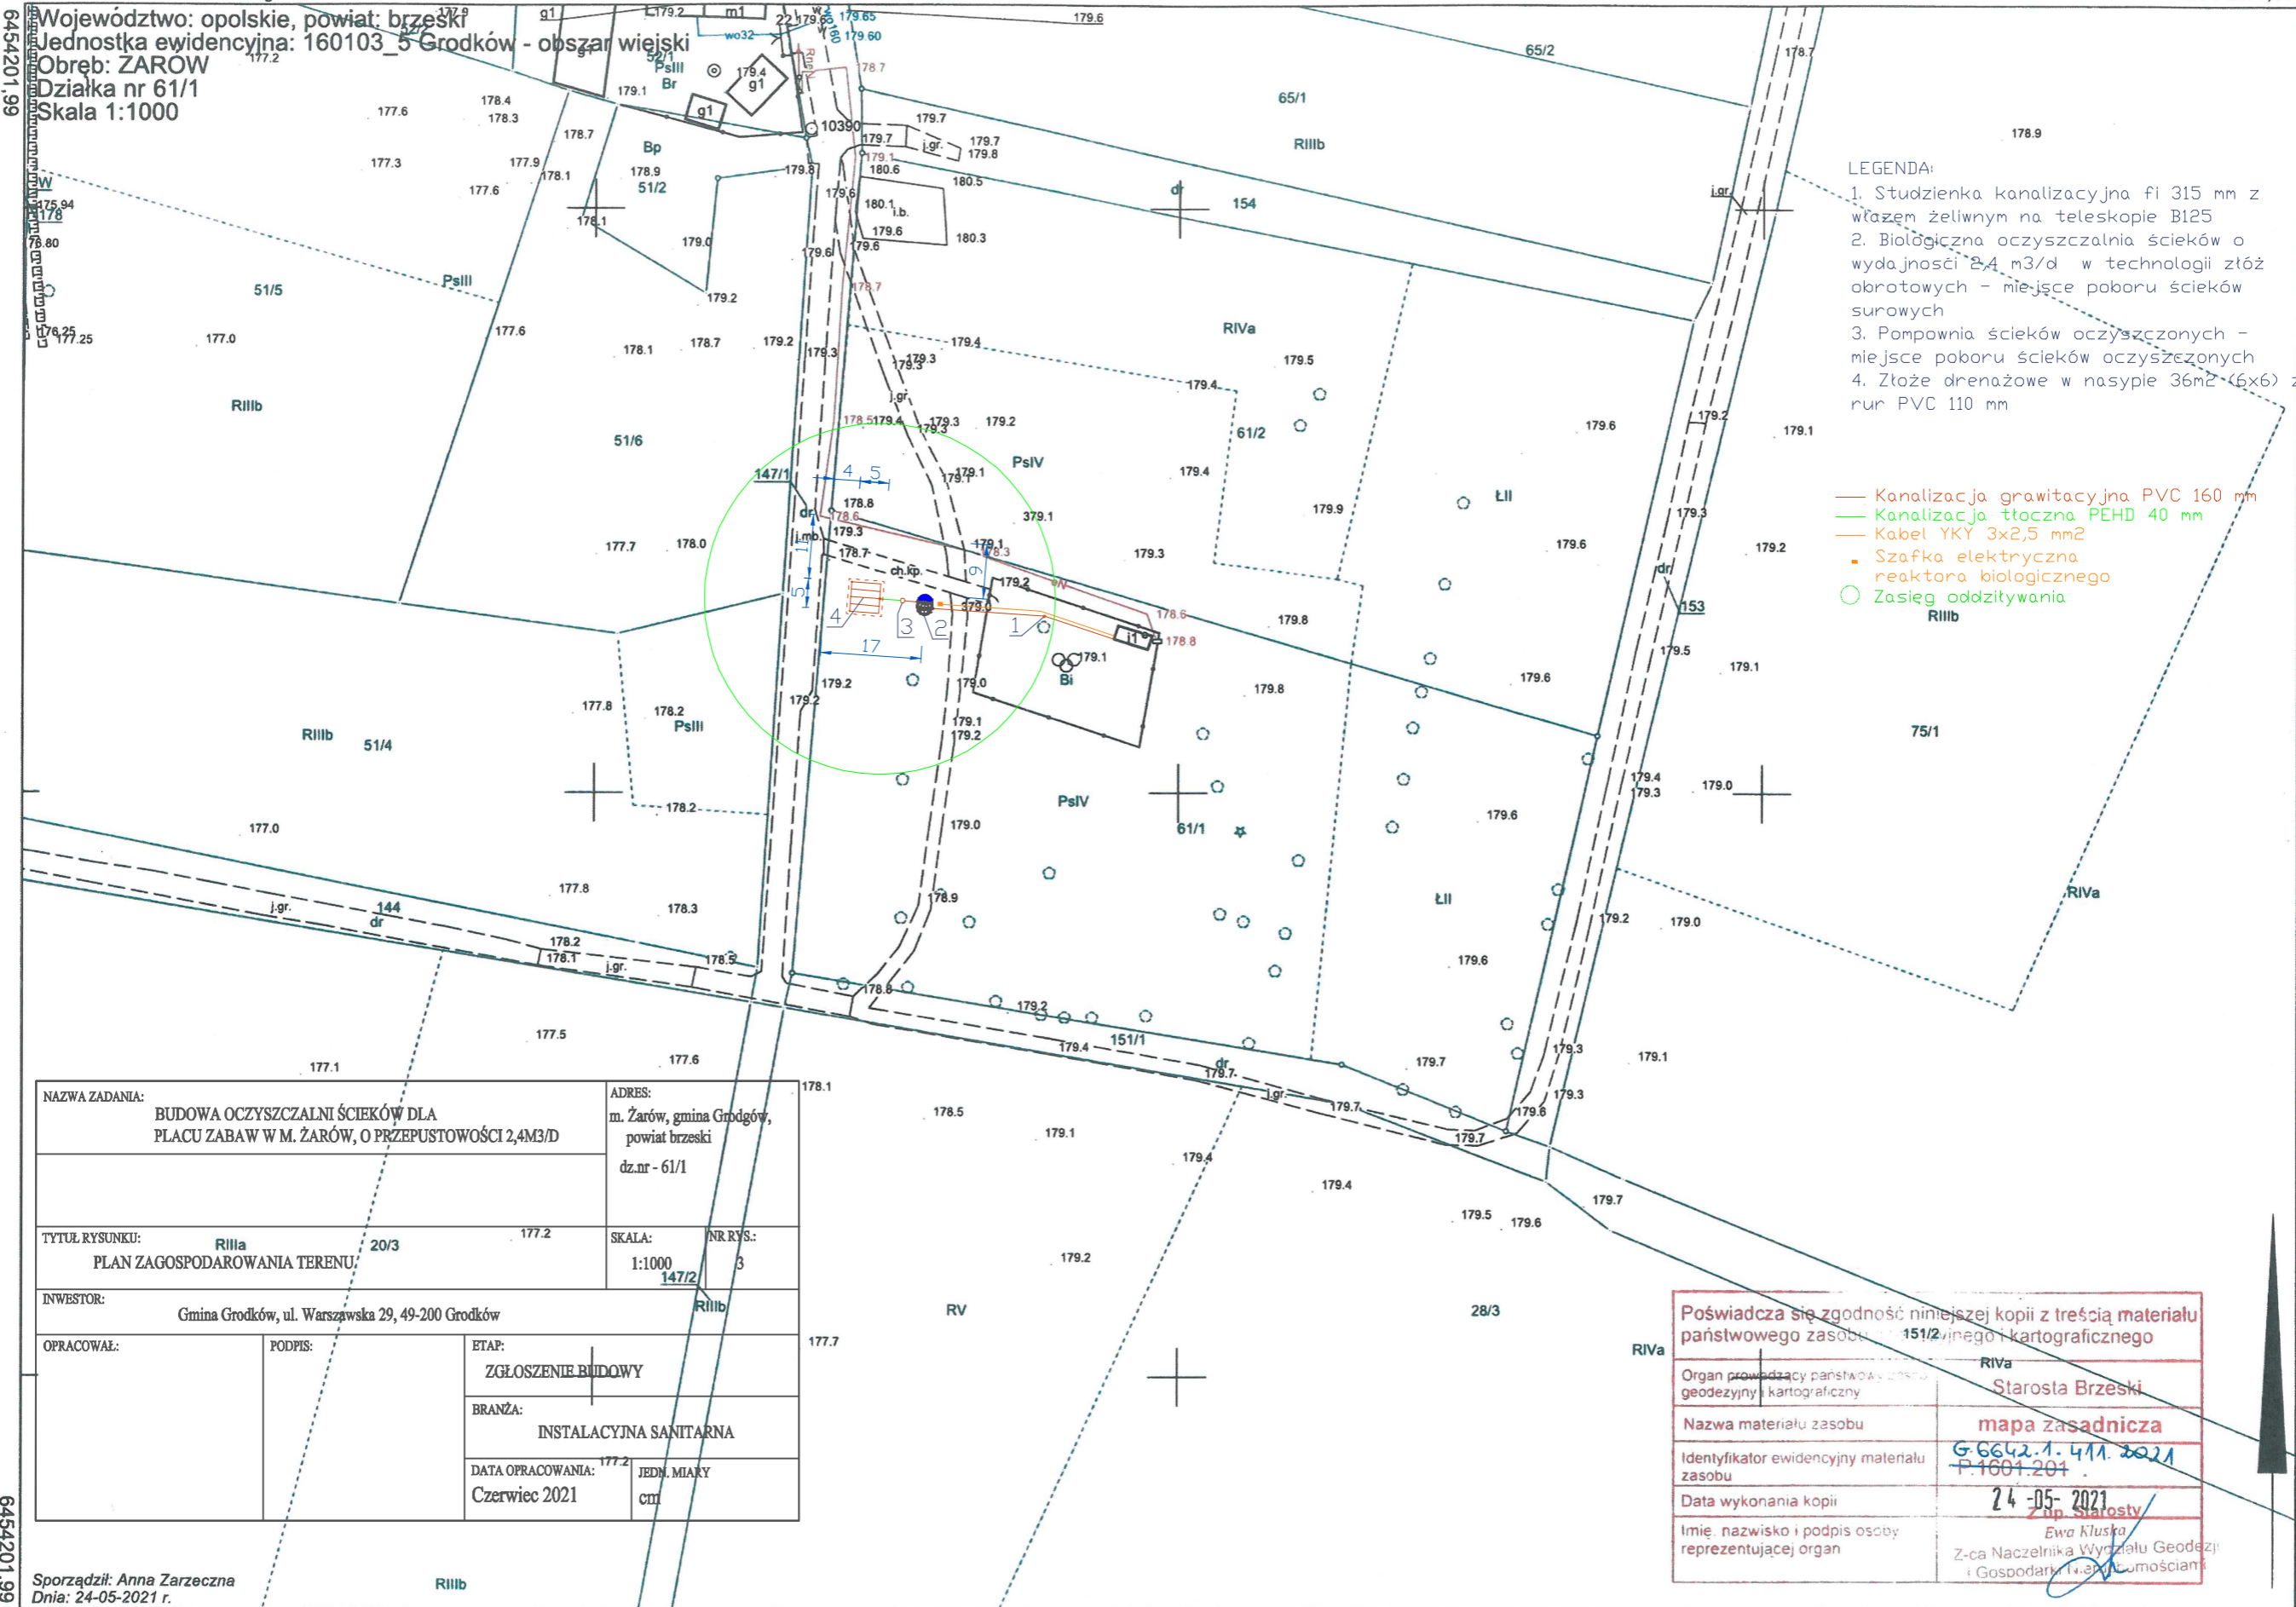

- LEGENDA:
1. Studzienka kanalizacyjna fi 315 mm z włazem żeliwnym na teleskopie B125
  2. Biologiczna oczyszczalnia ścieków o wydajności 2,4 m3/d w technologii złóż obrotowych - miejsce poboru ścieków surowych
  3. Pompownia ścieków oczyszczonych - miejsce poboru ścieków oczyszczonych
  4. Złoże drenażowe w nasypie 36m<sup>2</sup> (6x6) z rur PVC 110 mm

- Kanalizacja grawitacyjna PVC 160 mm
- Kanalizacja tłoczna PEHD 40 mm
- Kabel YKY 3x2,5 mm<sup>2</sup>
- Szafka elektryczna reaktora biologicznego
- Zasięg oddziaływania RIIb

NAZWA ZADANIA: BUDOWA OCZYSZCZALNI ŚCIEKÓW DLA PLACU ZABAW W M. ŻARÓW, O PRZEPUSTOWOŚCI 2,4M3/D		ADRES: m. Żarów, gmina Grodków, powiat brzeski dz.nr - 61/1	
TYTUŁ RYSUNKU: RIIb 20/3 PLAN ZAGOSPODAROWANIA TERENU		SKALA: 1:1000	NR RYS.: 3
INWESTOR: Gmina Grodków, ul. Warszawska 29, 49-200 Grodków			
OPRACOWAŁ:	PODPIS:	ETAP: ZGŁOSZENIE BUDOWY	
		BRANŻA: INSTALACYJNA SANITARNA	
		DATA OPRACOWANIA: Czerwiec 2021	JEDN. MIARY CIII

Poświadczam zgodność niniejszej kopii z treścią materiału państwowego zasobu geodezyjnego i kartograficznego	
Organ prowadzący państwowy zasób geodezyjny i kartograficzny	Starosta Brzeski
Nazwa materiału zasobu	mapa zasadnicza
Identyfikator ewidencyjny materiału zasobu	G-6642-1-411-2021 P-1601-201
Data wykonania kopii	24-05-2021
Imię, nazwisko i podpis osoby reprezentującej organ	Ewa Kluska Z-ca Naczelnika Wydziału Geodezji i Gospodarki Nieruchomościami

Sporządził: Anna Zarzeczna  
Dnia: 24-05-2021 r.